

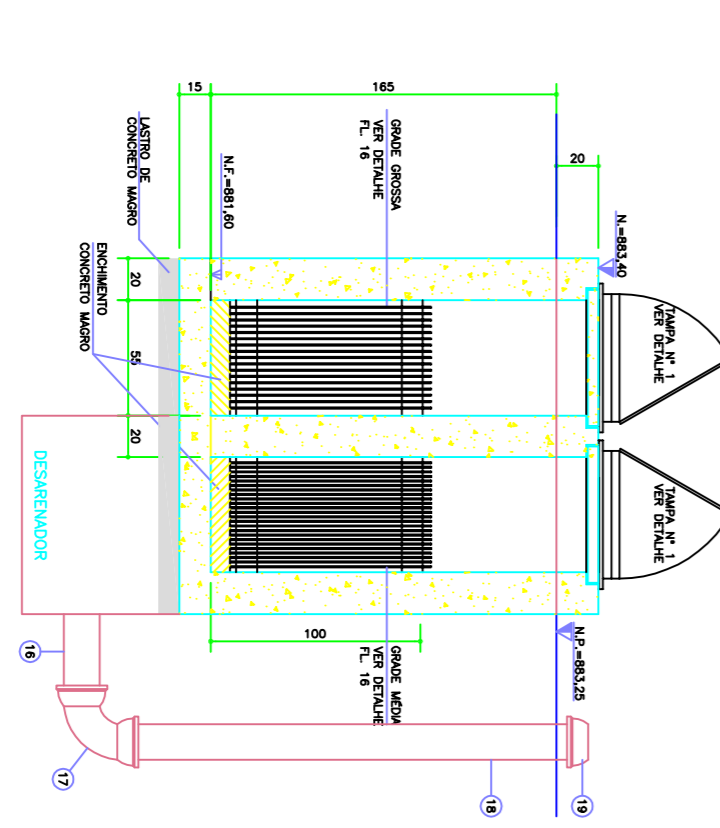



PLANTA BAIXA
ESCALA 1:20

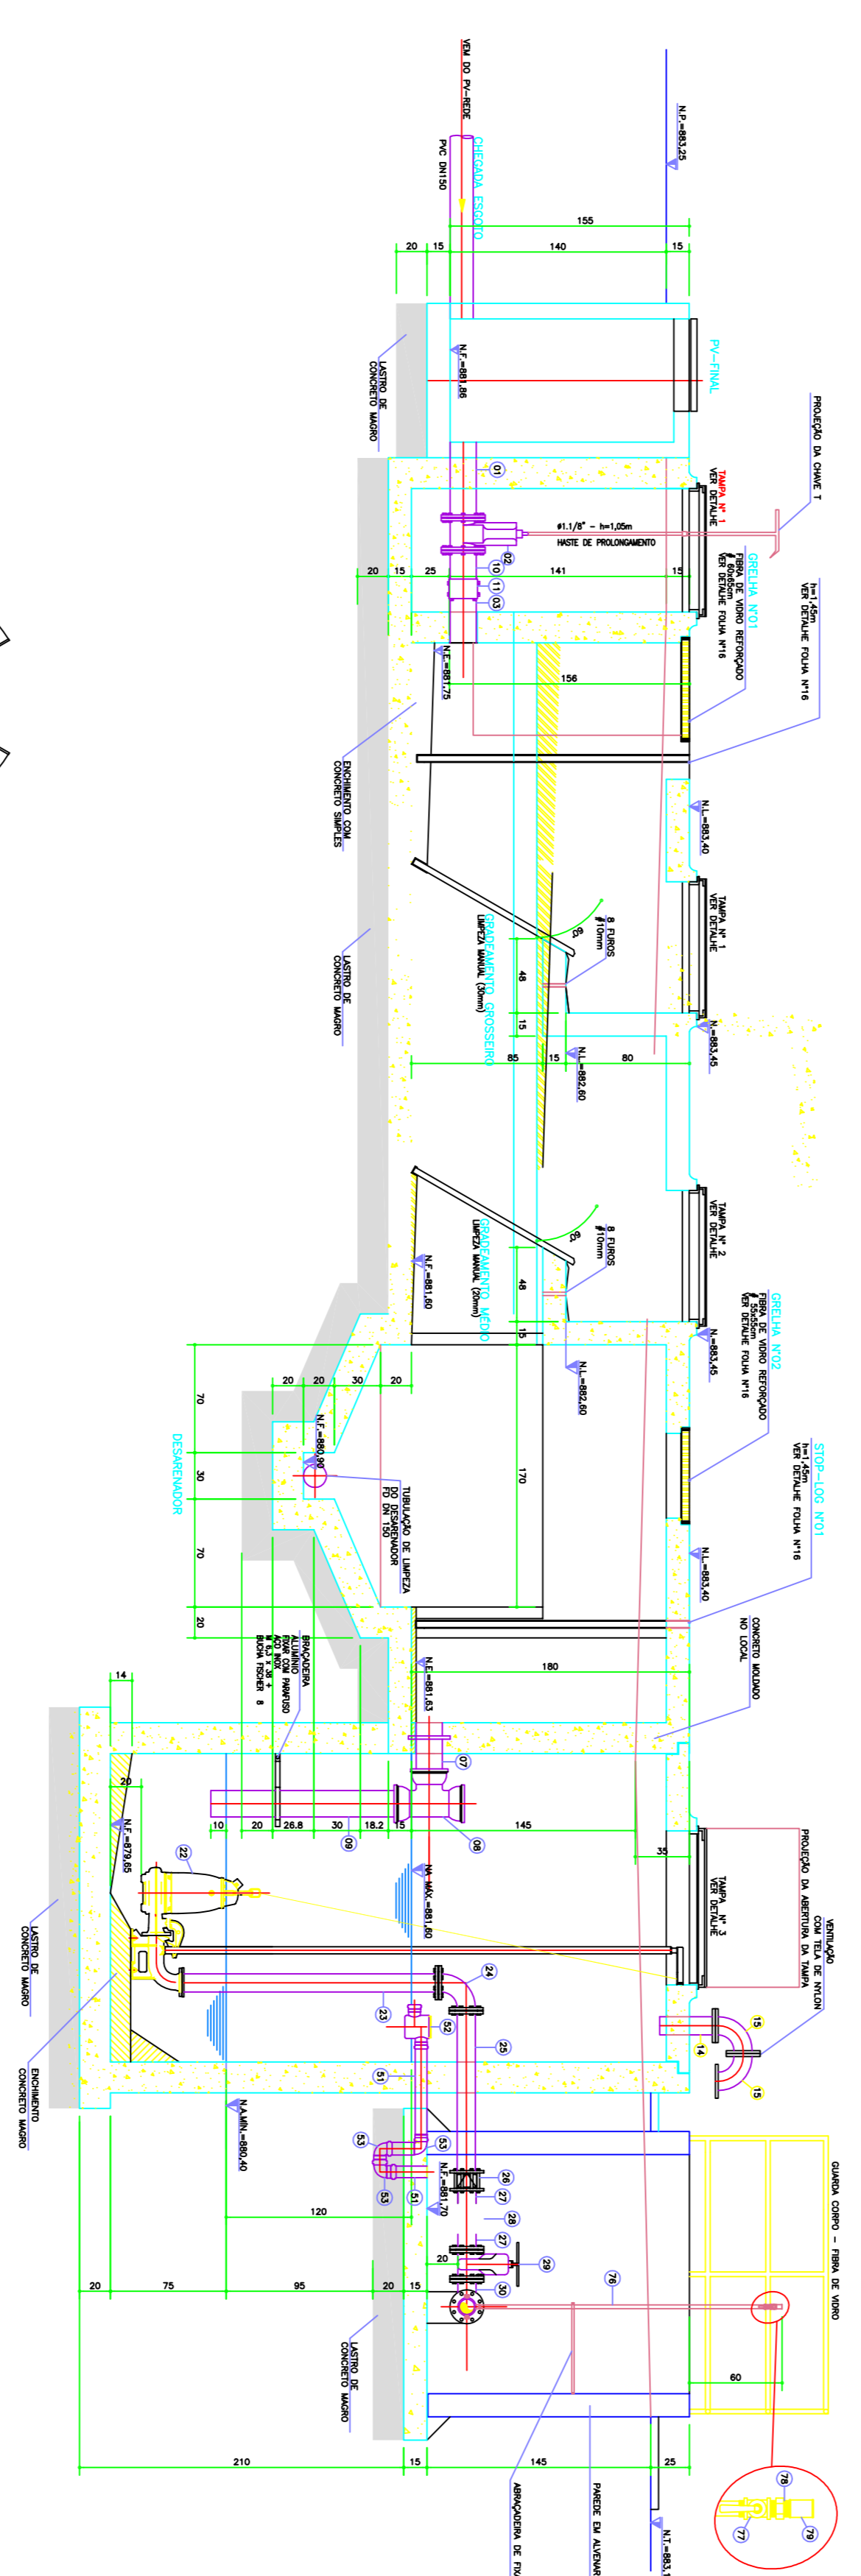


CORTE CC
ESCALA 1:10

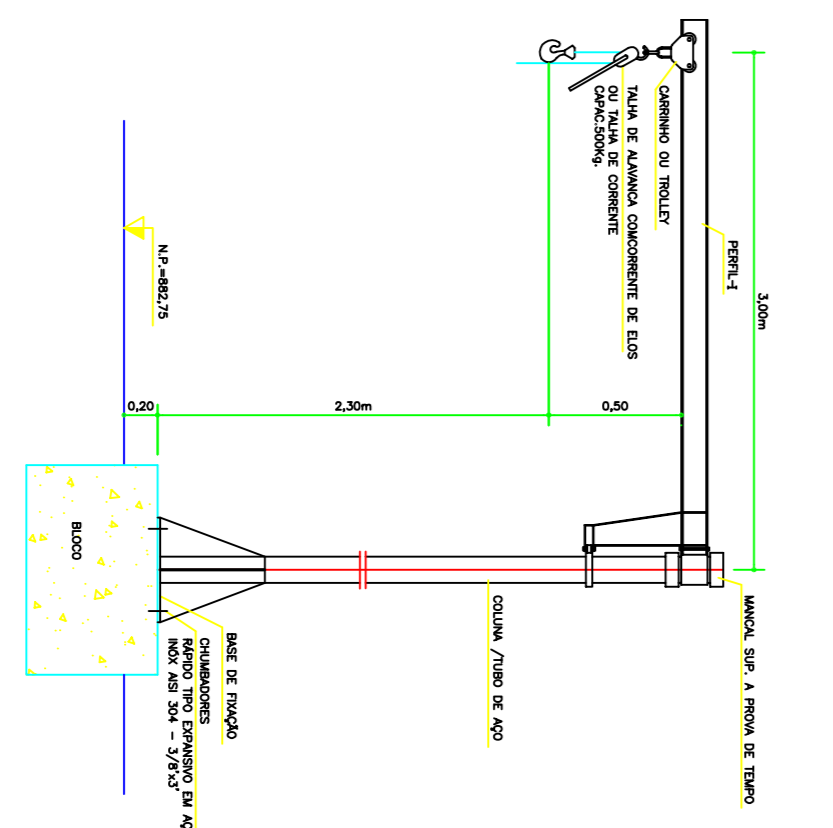

DETALHE SUGESTIVO
ESCALA 1:5

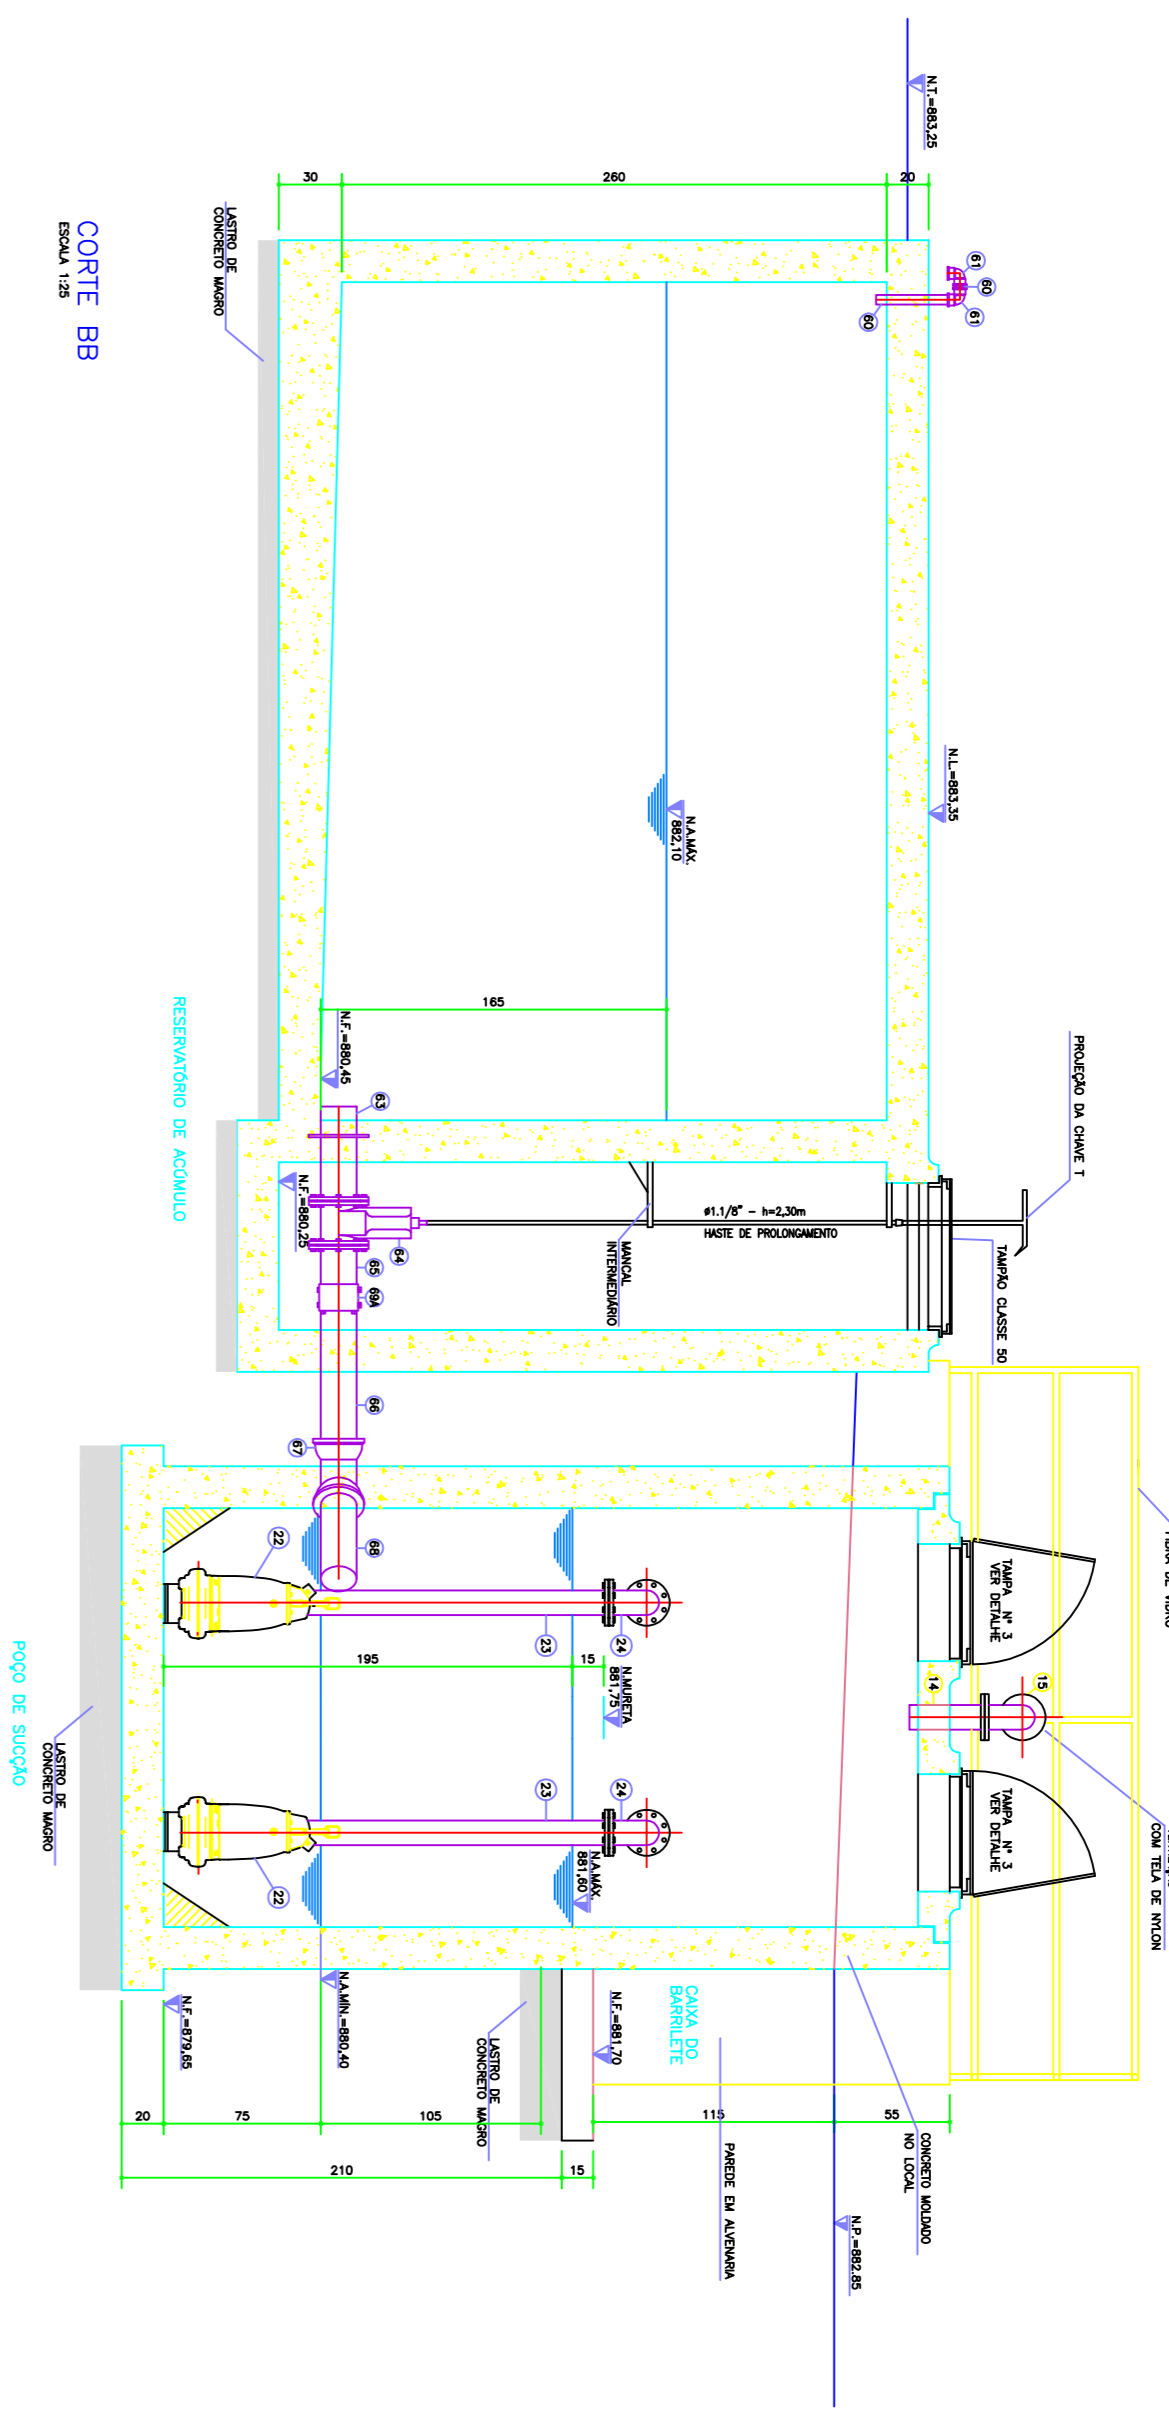

CORTE BB
ESCALA 1:20

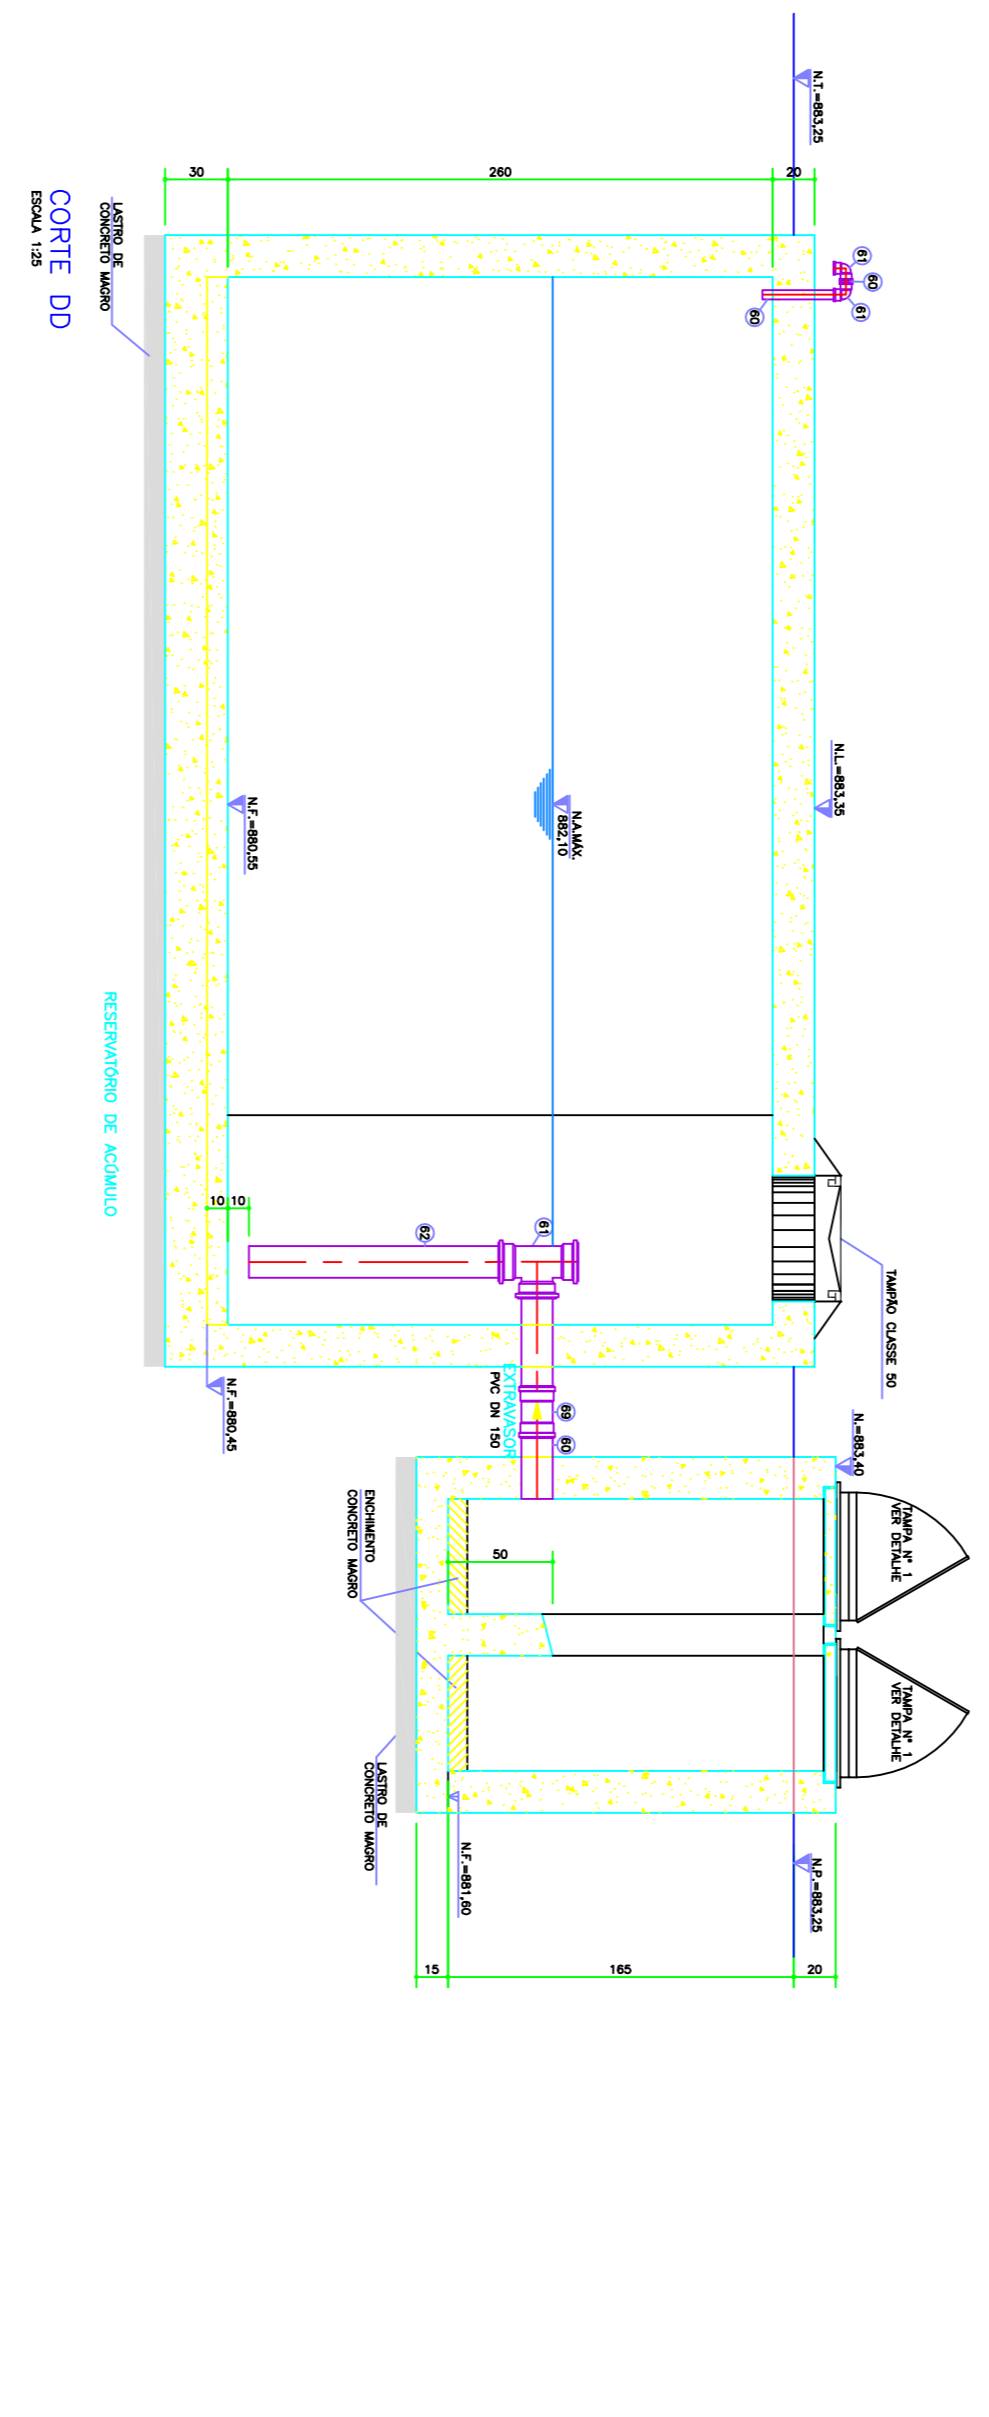

CORTE DD
ESCALA 1:20

OBSERVAÇÕES:

- 1 -
- 2 -
- 3 -

		Companhia de Saneamento do Paraná	
SISTEMA DE ESCOTO SANITÁRIO			
E.E. E MODELO EMPREENDIMENTOS DE PEQUENO PORTE			
PLANTA E CORTES			
Nº PROJETO: 01		Nº COTAÇÃO: 1/13	
DATA: 13/08/2013		LOCAL:	
PROJETO:		EXECUÇÃO:	
REVISÃO:		APROVAÇÃO:	