


PLANTA BAIXA
ESCALA 1:25

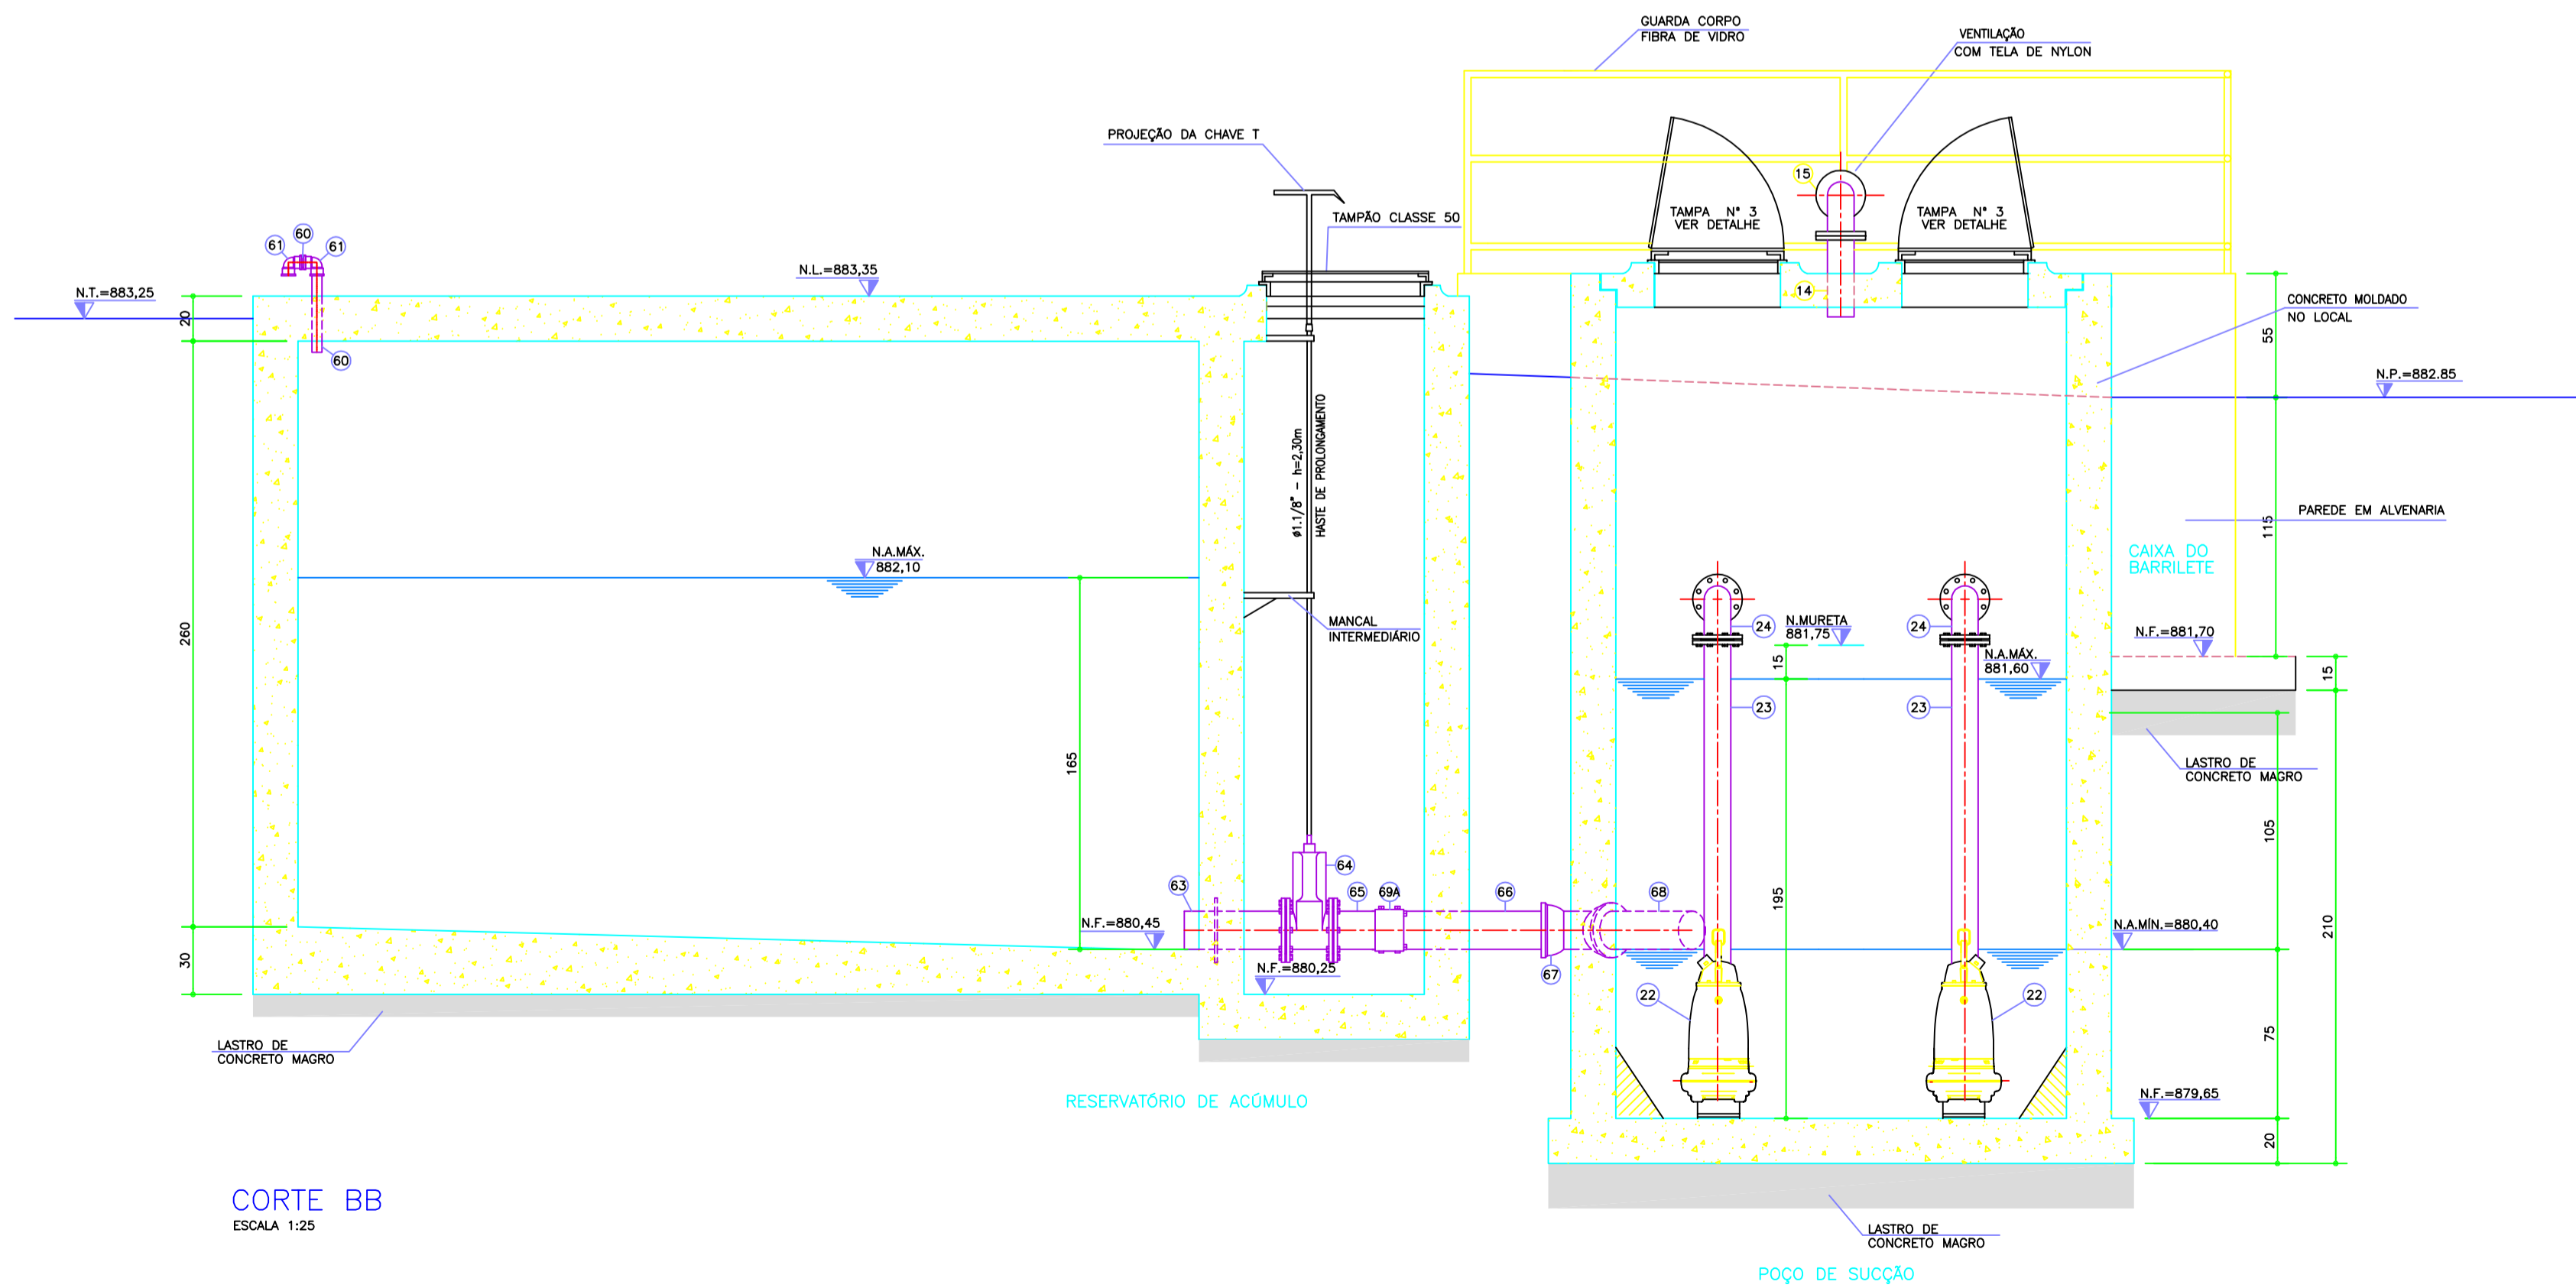

CORTE BB
ESCALA 1:25

- OBSERVAÇÕES:**
- PORTÃO COM INSCRIÇÃO SANEPAR (CONSULTAR ATUALIZAÇÕES NO MOS QUANDO NA EXECUÇÃO DO PROJETO EXECUTIVO); FORNECIMENTO E COLOCAÇÃO DE PORTÃO, SENDO O QUADRO EM TUBO CLASSE PESADO GALVANIZADO A FOGO DIÂMETRO 1.1/2" # 2.25mm NBR 5624/93, O VÃO TODO COM CHAPA Nº 12 # 2,65mm GALVANIZADO A FOGO E PINTURA DE FUNDO COM EPOXI ÓXIDO DE FERRO E PINTURA DE ACABAMENTO EM ESMALTE INDUSTRIAL.
 - CONCERTINA SOBRE CERCA DE ARAME E SOBRE PORTÃO C/ INSCRIÇÃO SANEPAR. (CONSULTAR ATUALIZAÇÕES NO MOS QUANDO NA EXECUÇÃO DO PROJETO EXECUTIVO); FORNECIMENTO E INSTALAÇÃO DE BARRIEIRA DE SEGURANÇA PERIMETRAL RAZOR WIRE "CONCERTINA"; RAZOR TUBULAR CLIPADO CONFECCIONADO EM AÇO GALVANIZADO A QUENTE, DIÂMETRO 450mm, GRAMPEADO COM 3 CLIPES E DOTADO DE 28 CONJUNTOS DE LÂMINAS DUPLAS (112 PONTAS) POR ESPIRA. LÂMINAS ESTÁS COM 26mm DE COMPRIMENTO E ESPAÇAMENTO DE 14mm ENTRE CONJUNTOS; E CAPA INTERNA DE 8mm, DOTADO DE ALMA UTILIZANDO ARAME DE AÇO DE 3mm DE DIÂMETRO COM RESISTÊNCIA A TENSÃO DE RUPTURA É 785kg/pol.
 - TAMPÕES DOS POÇOS DE VISITA LOCALIZADOS NA RUA, DEVERÃO SER EM FD - CL 125.

DESCRIÇÃO DA REVISÃO	DATA	ADAPTAÇÃO	RESP. TÉCNICO
SANEPAR Companhia de Saneamento do Paraná			
MUNICÍPIO DE CURITIBA SISTEMA DE ESGOTO SANITÁRIO			FOLHA Nº: 014
E.E.E. JARDIM PARANAENSE PLANTA E CORTE BB			PROJETO DIGITAL: DATA: ABRIL/2009 ESCALA: 1:75
UNIDADE SANEPAR: USPE - Unidade de Serviço de Projetos Especiais R. DOB. REBOUÇAS Nº 1716 - BARRA DO CORREIO - CURITIBA - PR - F. (041) 3330-3212 COORDENADOR GERAL DO PROJETO: ENOPI GISELE ELISABETE KOVALTCHUK		EMPRESA CONTRATADA: JAMAZI Empreiteira e Projetos Ltda. Rua Savena Nº 380 Santa Felicidade - CEP 82030-120 Telefone 3074-7411 - 9147-2311	
RESP. TÉCNICO PROJETO: ENOPI GISELE ELISABETE KOVALTCHUK		ADEQUAÇÃO DESENHO: CLÁUDIO DESENVOLVIMENTO DESENHO: CLÁUDIO	